


みなみだにまえたがわ
富山県南谷前田川地区平面図
峯坪野工区

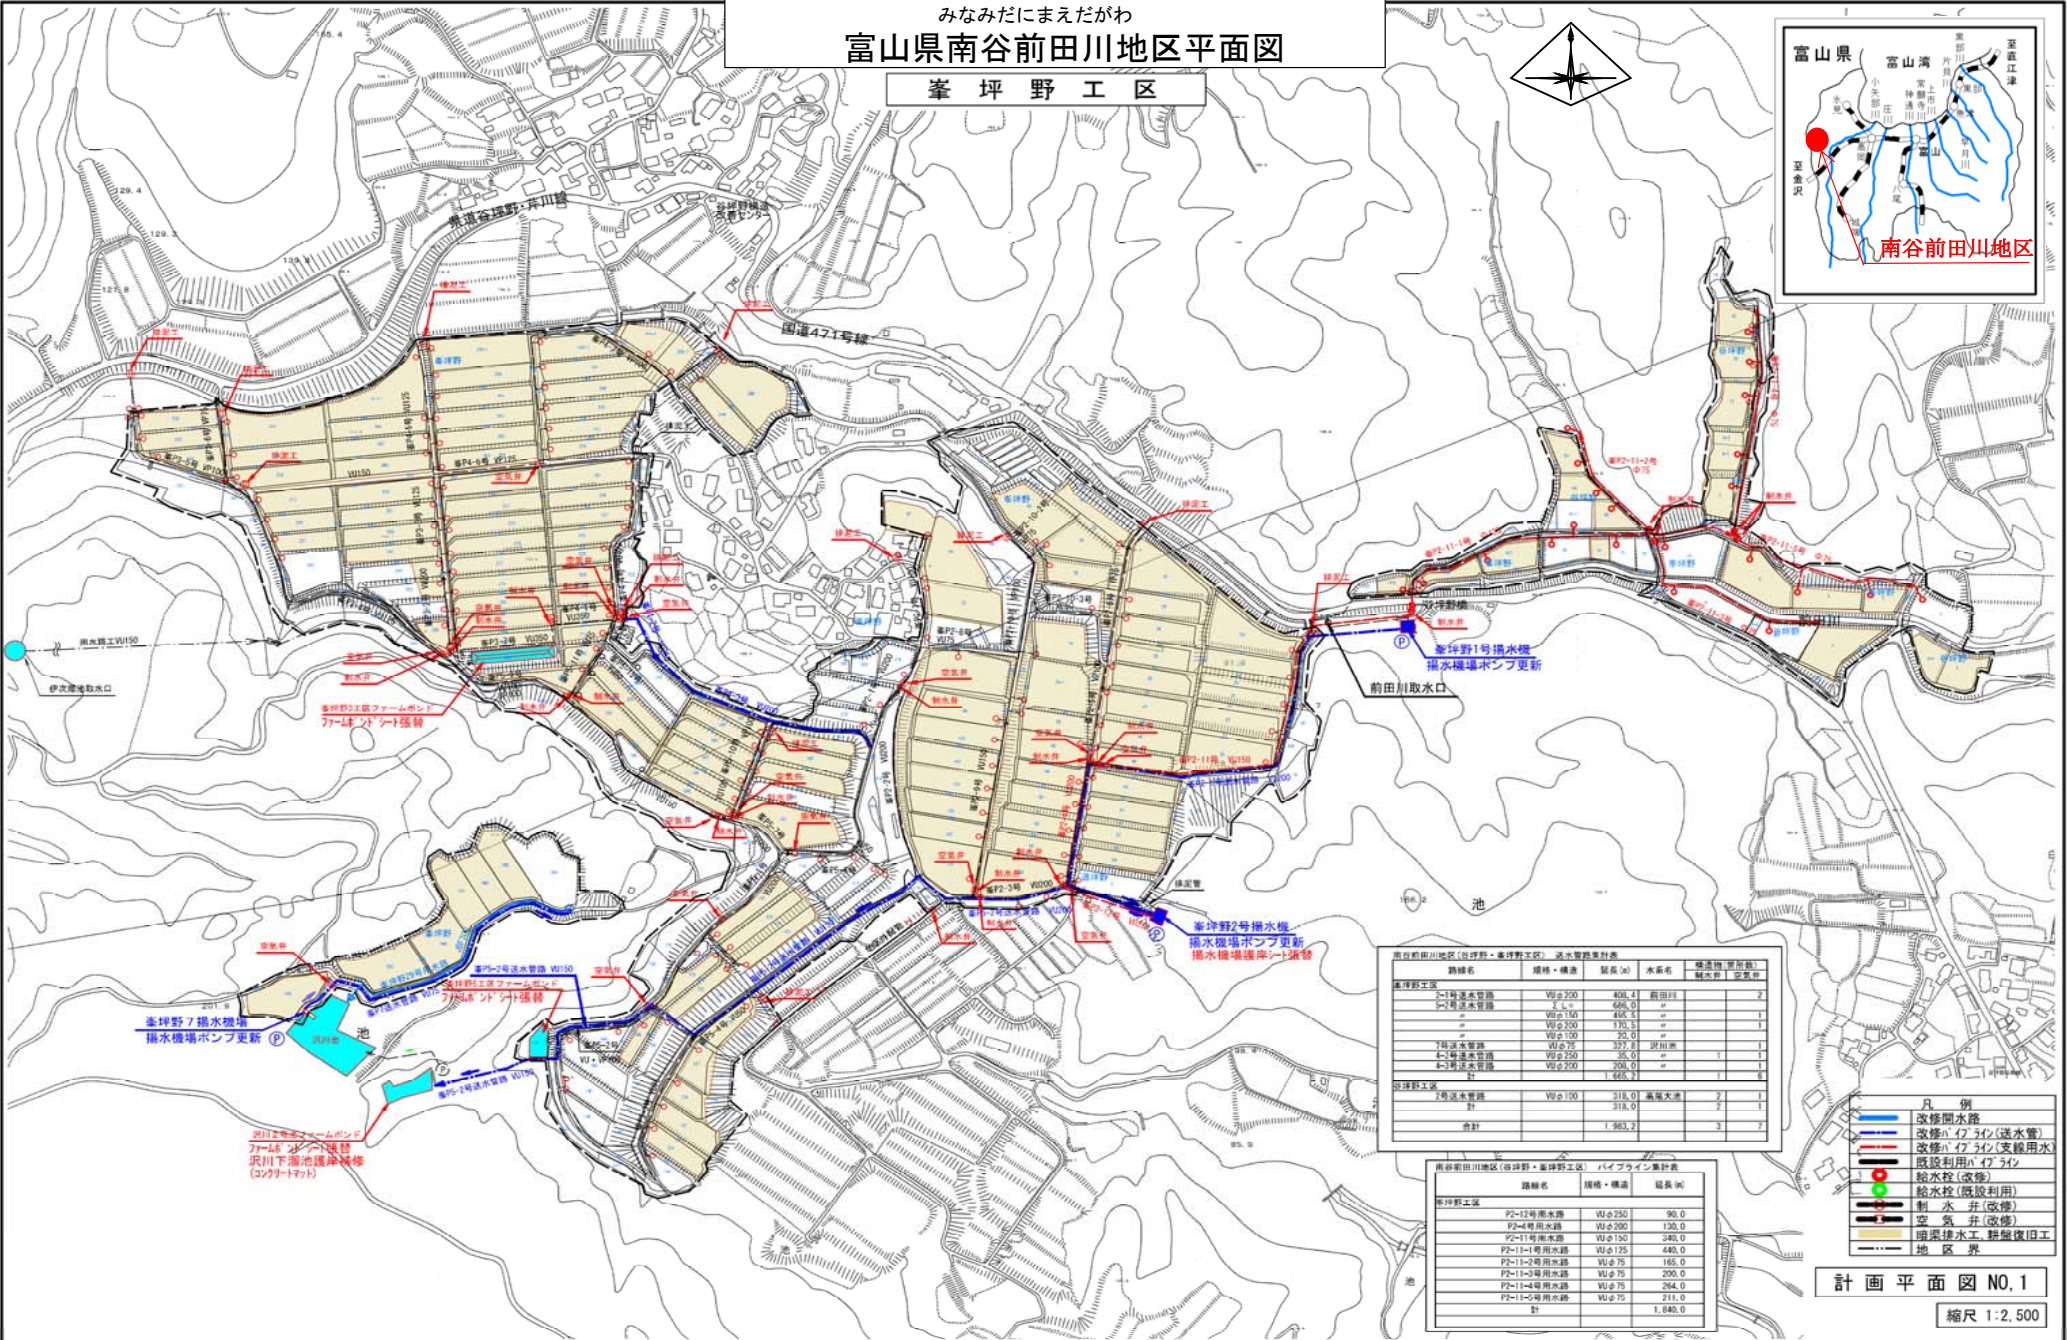

南谷前田川地区(峯坪野・峯坪野工区) 送水管路集計表

路線名	規格・構造	延長(m)	水系名	構造物(箇所数)
				制水弁 空気弁
峯坪野工区				
2-1号送水管路	Wφ200	408.4	前田川	2
2-2号送水管路	Wφ150	688.0	"	2
2-3号送水管路	Wφ150	428.4	"	2
2-4号送水管路	Wφ200	170.3	"	1
2-5号送水管路	Wφ100	30.0	"	1
2-6号送水管路	Wφ150	37.1	沢川	1
2-7号送水管路	Wφ250	38.0	"	1
2-8号送水管路	Wφ200	208.0	"	1
計		1,668.2		14
峯坪野工区				
2号送水管路	Wφ100	318.0	高橋川	2
計		1,986.2		3

南谷前田川地区(峯坪野・峯坪野工区) バイブライン集計表


路線名	規格・構造	延長(m)
峯坪野工区		
P2-12号用水路	Wφ250	90.0
P2-4号用水路	Wφ200	130.0
P2-11号用水路	Wφ150	240.0
P2-11-1号用水路	Wφ150	440.0
P2-11-2号用水路	Wφ75	165.0
P2-11-3号用水路	Wφ75	200.0
P2-11-4号用水路	Wφ75	284.0
P2-11-5号用水路	Wφ75	211.0
計		1,840.0

- 凡例
- 改修開水路
 - 改修φ173φ(送水管)
 - 改修φ173φ(支線用水)
 - 既設利用φ173φ
 - 給水栓(改修)
 - 給水栓(既設利用)
 - 制水弁(改修)
 - 制水弁(既設)
 - 空気弁(改修)
 - 空気弁(既設)
 - 損傷排水管(替管復旧工)
 - 地区界

計画平面図 NO.1

縮尺 1:2,500

みなみだにまえたがわ
富山県南谷前田川地区平面図
谷坪野工区

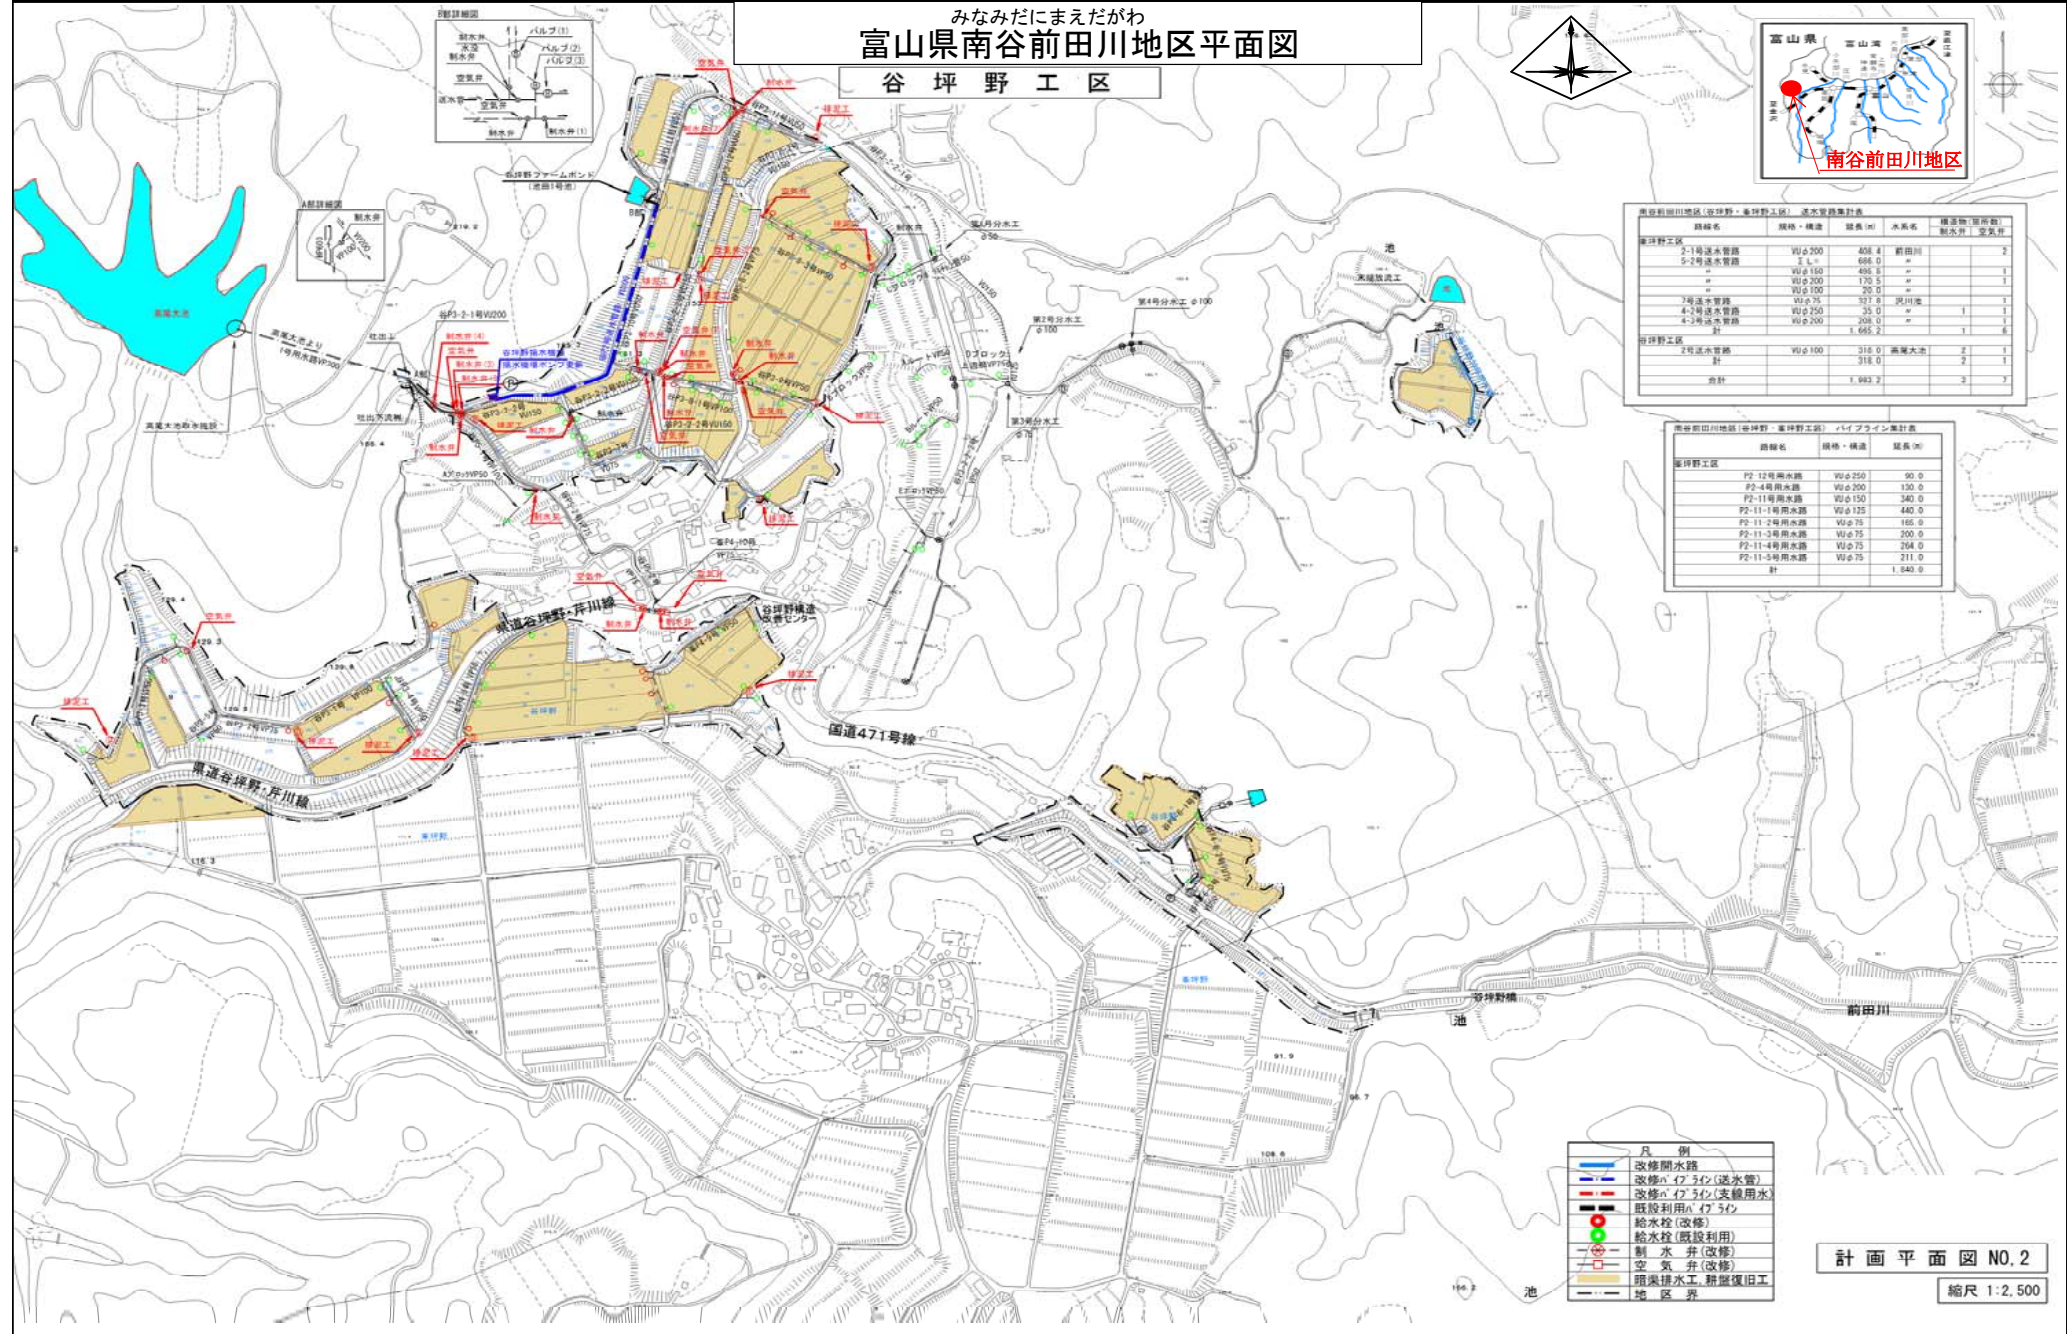

南谷前田川地区(谷坪野・東坪野工区) 送水管路集計表

路線名	規格・構造	延長(m)	水系名	積造物(箇所数)
東坪野工区				
2-1号送水管路	Wφ200	408.4	前田川	2
2-2号送水管路	Wφ160	498.5	-	1
	Wφ200	170.5	-	1
	Wφ100	202.0	-	-
3号送水管路	Wφ75	571.0	沢川流	1
4-1号送水管路	Wφ250	25.0	-	1
4-2号送水管路	Wφ200	208.0	-	1
計		1,685.2		6
東坪野工区				
2号送水管路	Wφ100	318.0	高尾水池	2
計		318.0		2
合計		1,993.2		7

南谷前田川地区(谷坪野・東坪野工区) ハイライン集計表

路線名	規格・構造	延長(m)
東坪野工区		
P2-12号用水路	Wφ250	90.0
P2-4号用水路	Wφ200	120.0
P2-11号用水路	Wφ150	340.0
P2-11-1号用水路	Wφ125	440.0
P2-11-2号用水路	Wφ75	165.0
P2-11-3号用水路	Wφ75	200.0
P2-11-4号用水路	Wφ75	248.0
P2-11-5号用水路	Wφ75	211.0
計		1,849.0

- 凡例
- 改修開水路
 - 改修φ173φ(送水管)
 - 改修φ173φ(支線用水)
 - 既設利用φ173φ
 - 給水栓(改修)
 - 給水栓(既設利用)
 - 制水弁(改修)
 - 空気を弁(改修)
 - 積集排水工、新築復旧工
 - 地区界

計画平面図 NO.2

縮尺 1:2,500